

Unterlage 3 Blatt:1

**LEW**  
Lechwerke

110-kV-Hochspannungsfreileitung  
von Memmingen nach UW Krugzell  
Anlage 67001  
Abschnitt x von Memmingen nach Dickenreishausen

## Lageplan


Maßstab: 1:2500  
von Mast 11651/118 bis Mast 16 neu

| Gemeinde  | Markung          | Kreis     |
|-----------|------------------|-----------|
| Memmingen | Memmingen        | Memmingen |
| Memmingen | Dickenreishausen | Memmingen |

| Planerstellung |          |        |     |
|----------------|----------|--------|-----|
| Datum          | Name     | Firma  |     |
| Eingem.        | Feb 2017 | BuH H. | LVN |
| Eingefr.       |          |        |     |
| Gepr.          |          |        |     |

Jan 2019 DPK des Vermessungs. Stand Dez 18 / BH  
Datum Änderungen Gepr.

LEW Verteilnetz GmbH  
Projekte HS / Leitungen  
ERSD-P-HL

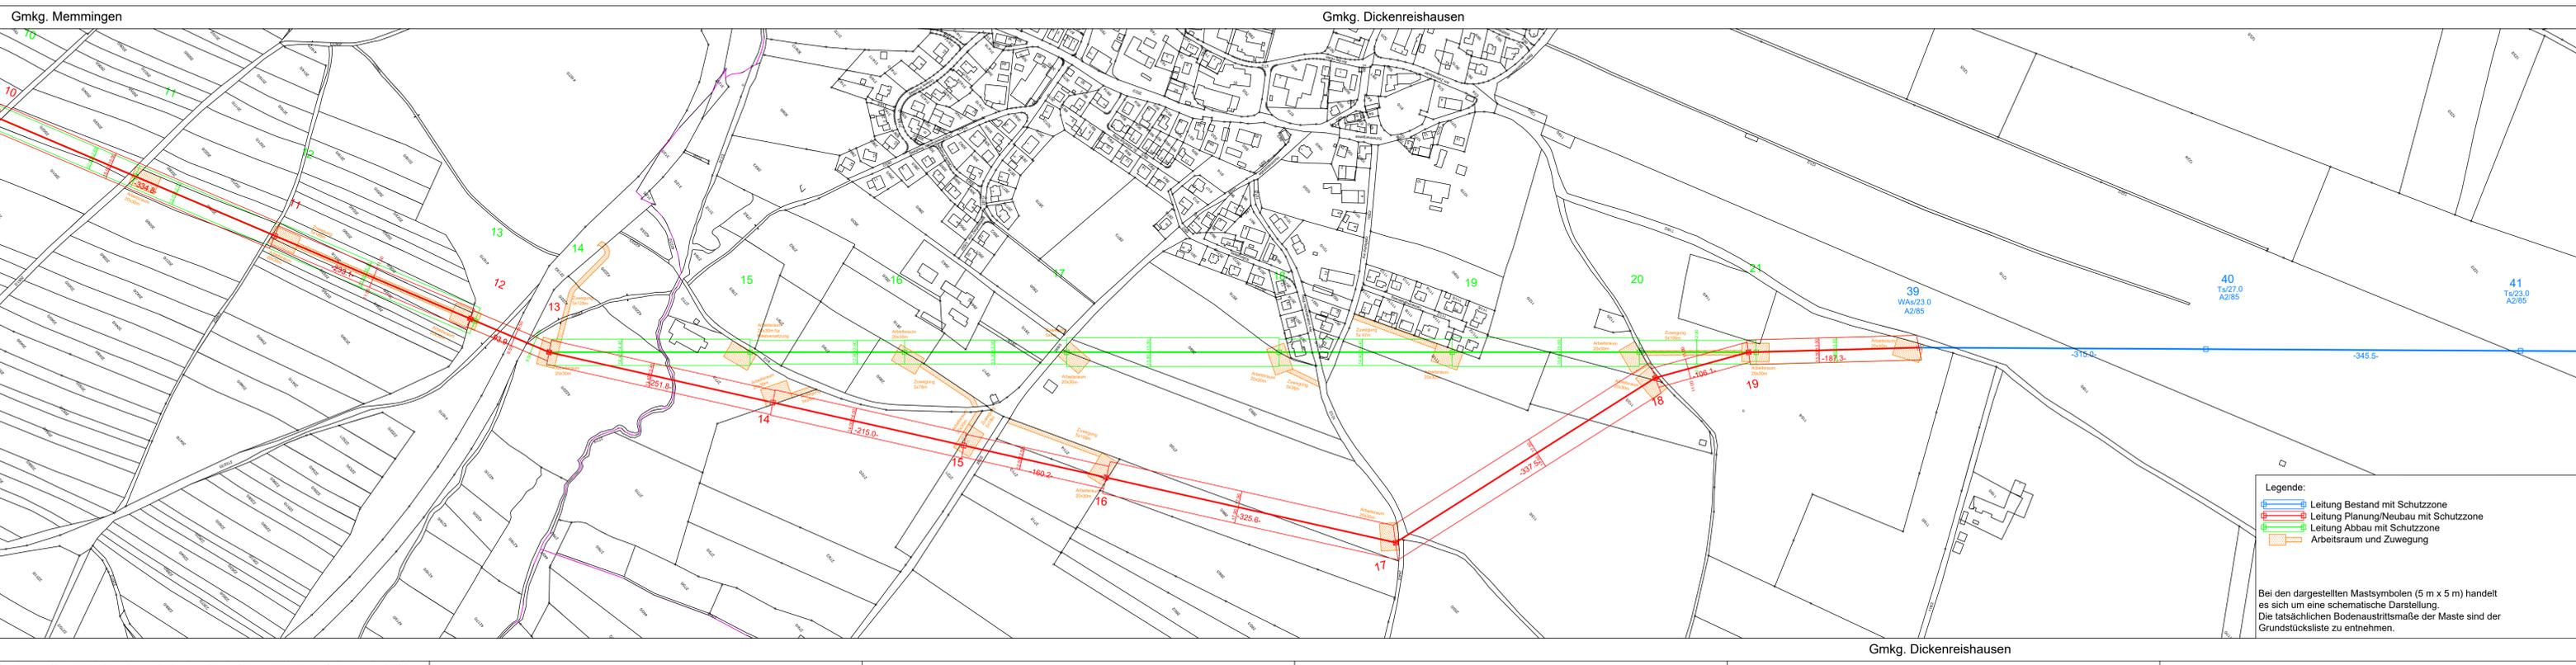

Unterlage 3 Blatt:2

**LEW**  
Lechwerke

110-kV-Hochspannungsfreileitung  
von Memmingen nach UW Krugzell  
Anlage 67001  
Abschnitt von Memmingen nach Dickenreishausen

## Lageplan

Maßstab: 1:2500  
von Mast 10 neu bis Mast 41 alt

| Gemeinde  | Markung          | Kreis     |
|-----------|------------------|-----------|
| Memmingen | Memmingen        | Memmingen |
| Memmingen | Dickenreishausen | Memmingen |

| Planerstellung |          |        |     |
|----------------|----------|--------|-----|
| Datum          | Name     | Firma  |     |
| Eingem.        | Feb 2017 | BuH H. | LVN |
| Eingefr.       |          |        |     |
| Gepr.          |          |        |     |

Jan 2019 DPK des Vermessungs. Stand Dez 18 / BH  
Datum Änderungen Gepr.

LEW Verteilnetz GmbH  
Projekte HS / Leitungen  
ERSD-P-HL